


- 10 PAR 64 CP 61
- 1 PAR 64 CP 60
- 2 Dec type 613 SX
- 2 Dec type 614 SX
- 5 PC 2000 W 329 HPC
- 5 PC 1000 W 310 HPC
- 2 Changeurs de couleurs fournis par la compagnie

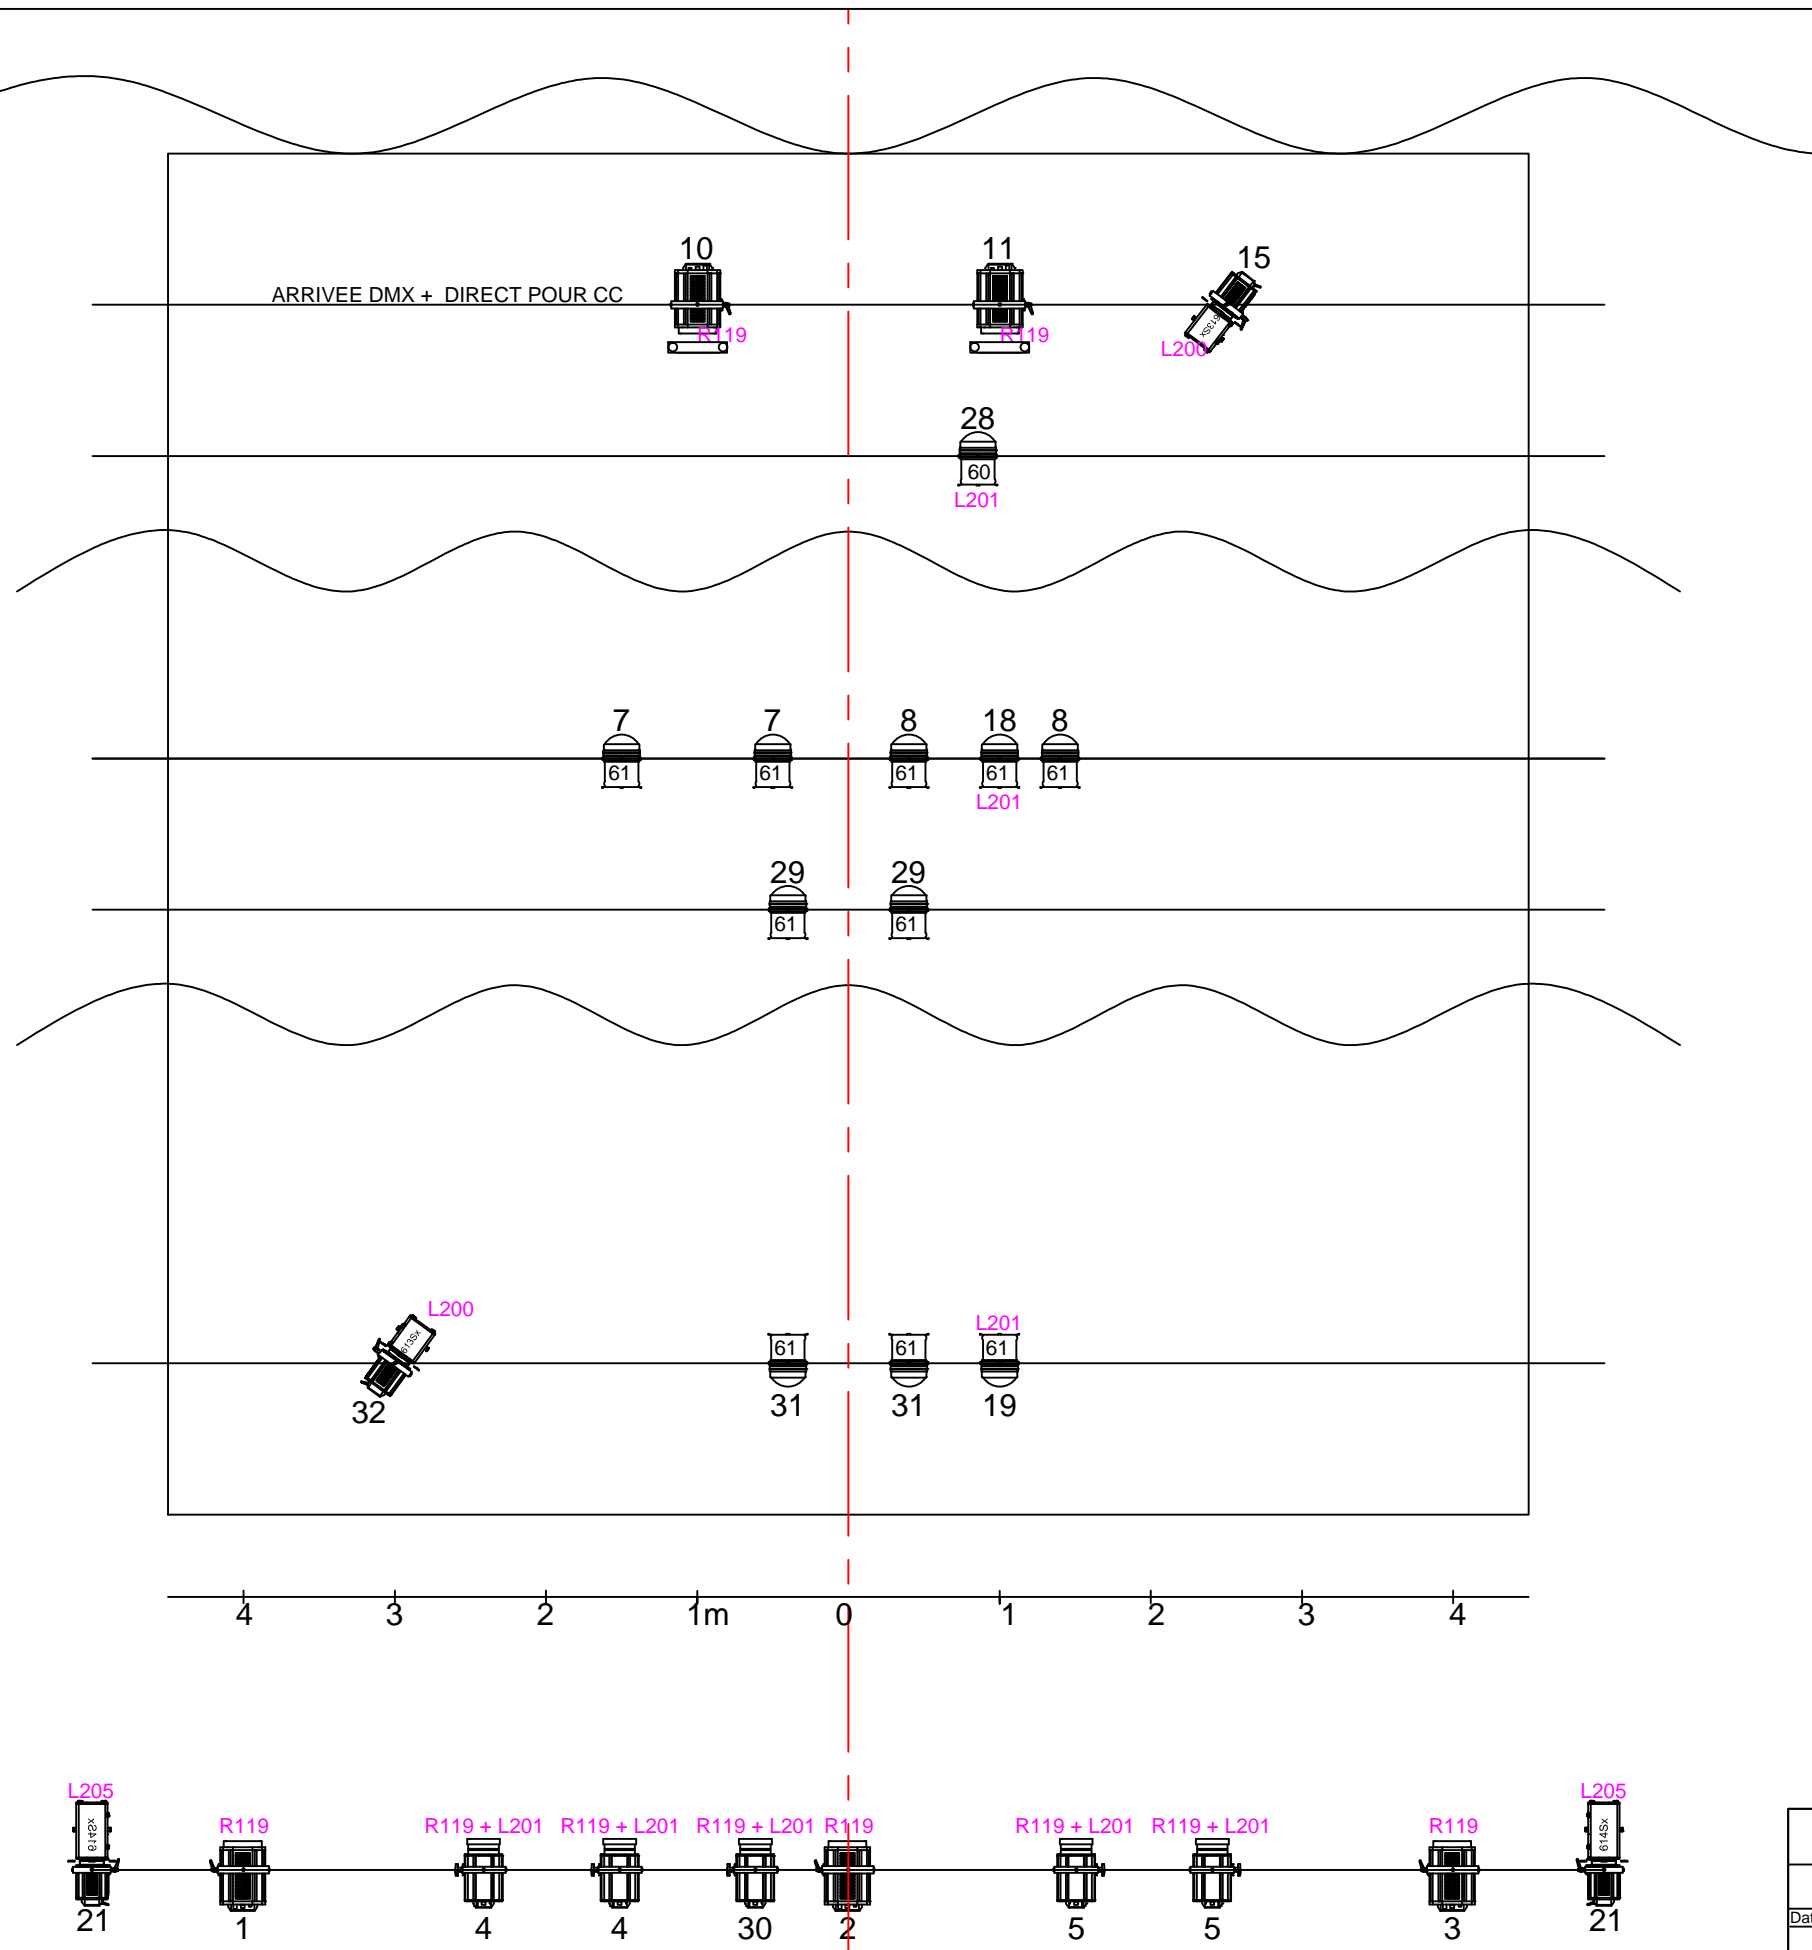

Spectacle : MICHE ET DRATE - Cie L'ARTIFICE			
Désignation : Plan de feu perches		Vue : Plan de masse	
Date : 25/03/2013	Format : A3	Echelle : 1/50ème	Réalisé par : Emanuelle Petit